

План 1 этажа секции в осях 5-7, В-А.


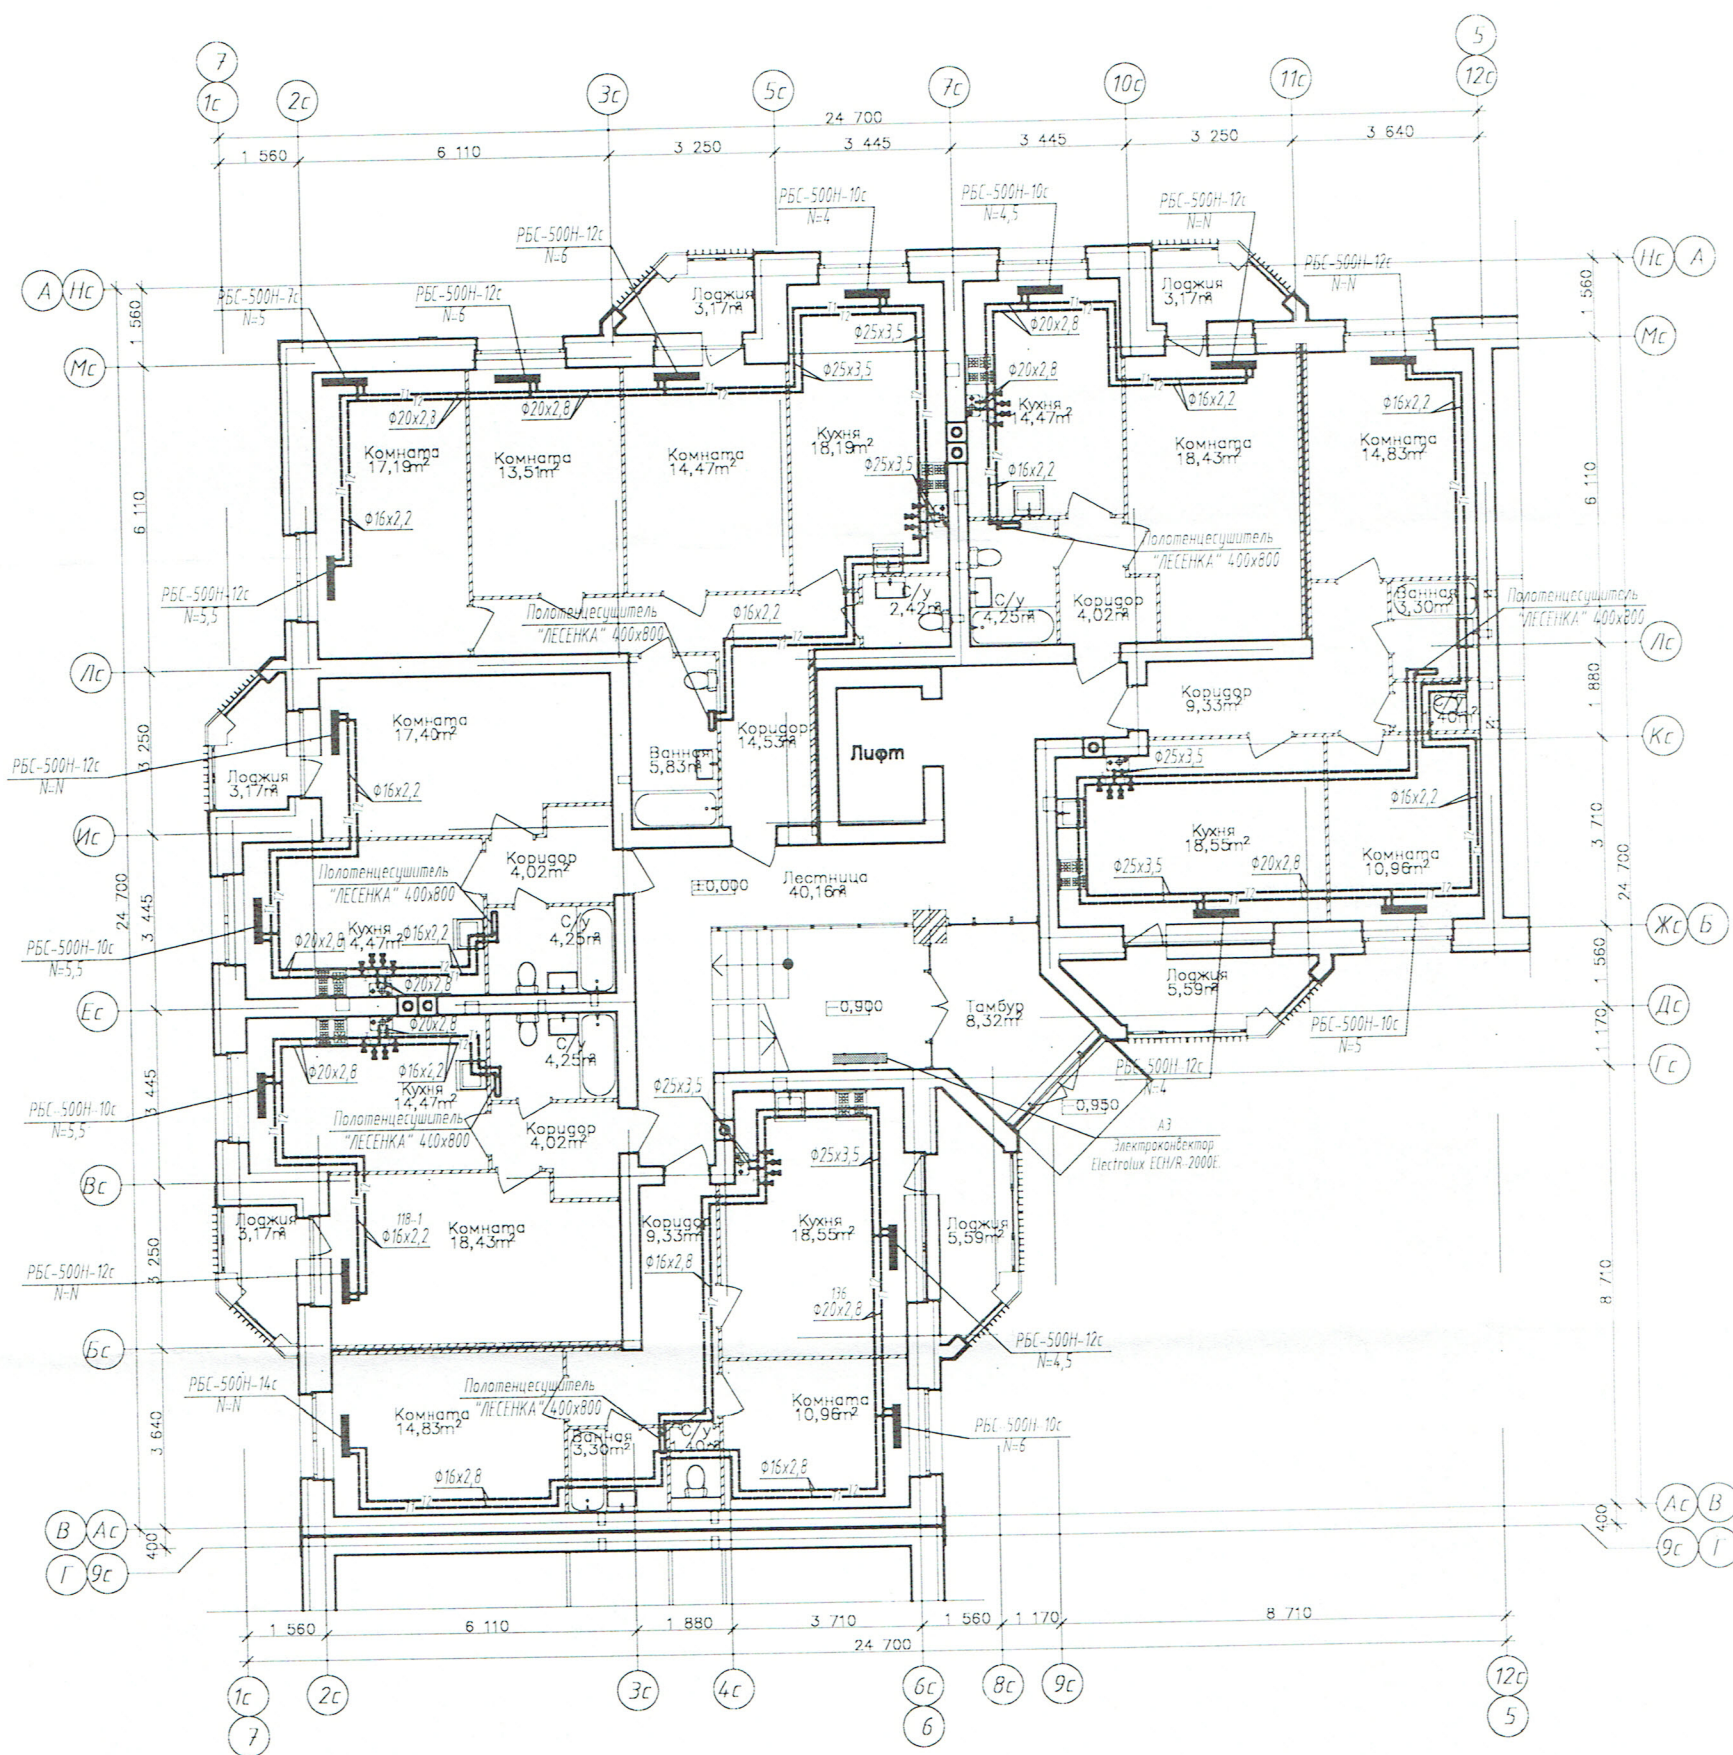


Схема блокировки

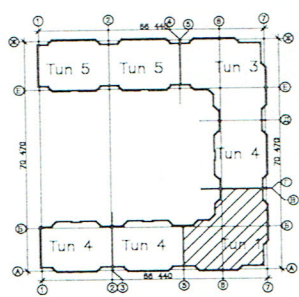

1. Трубы на плане отнесены условно.

Инж.-тех. надз. / *З.С. Зухов*

Исполнительная документация						Стадия	Лист	Листов
Многоквартирный жилой дом с инженерными коммуникациями, трансформаторной подстанцией и ГРПШ на ул. Кирпичной во Фрунзенском районе г. Ярославля (Строение 1)						ИД	3	35
Отопление и вентиляция								
Отопление, Тип 1. План 1 этажа. М1:100.						ООО "Перформ Инжиниринг"		