

Исполнительная документация		Масштаб: 1:100		Лист: 5	
Исполнительная документация		Масштаб: 1:100		Лист: 5	
Исполнительная документация		Масштаб: 1:100		Лист: 5	

Инж. тех. надз. П.И. Сидоров


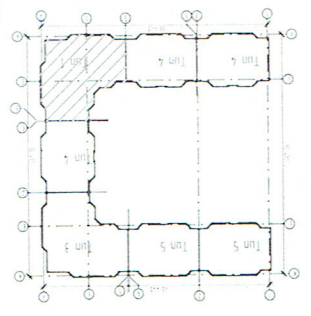


Схема расположения

Горизонтальная проекция (если нет привязки)

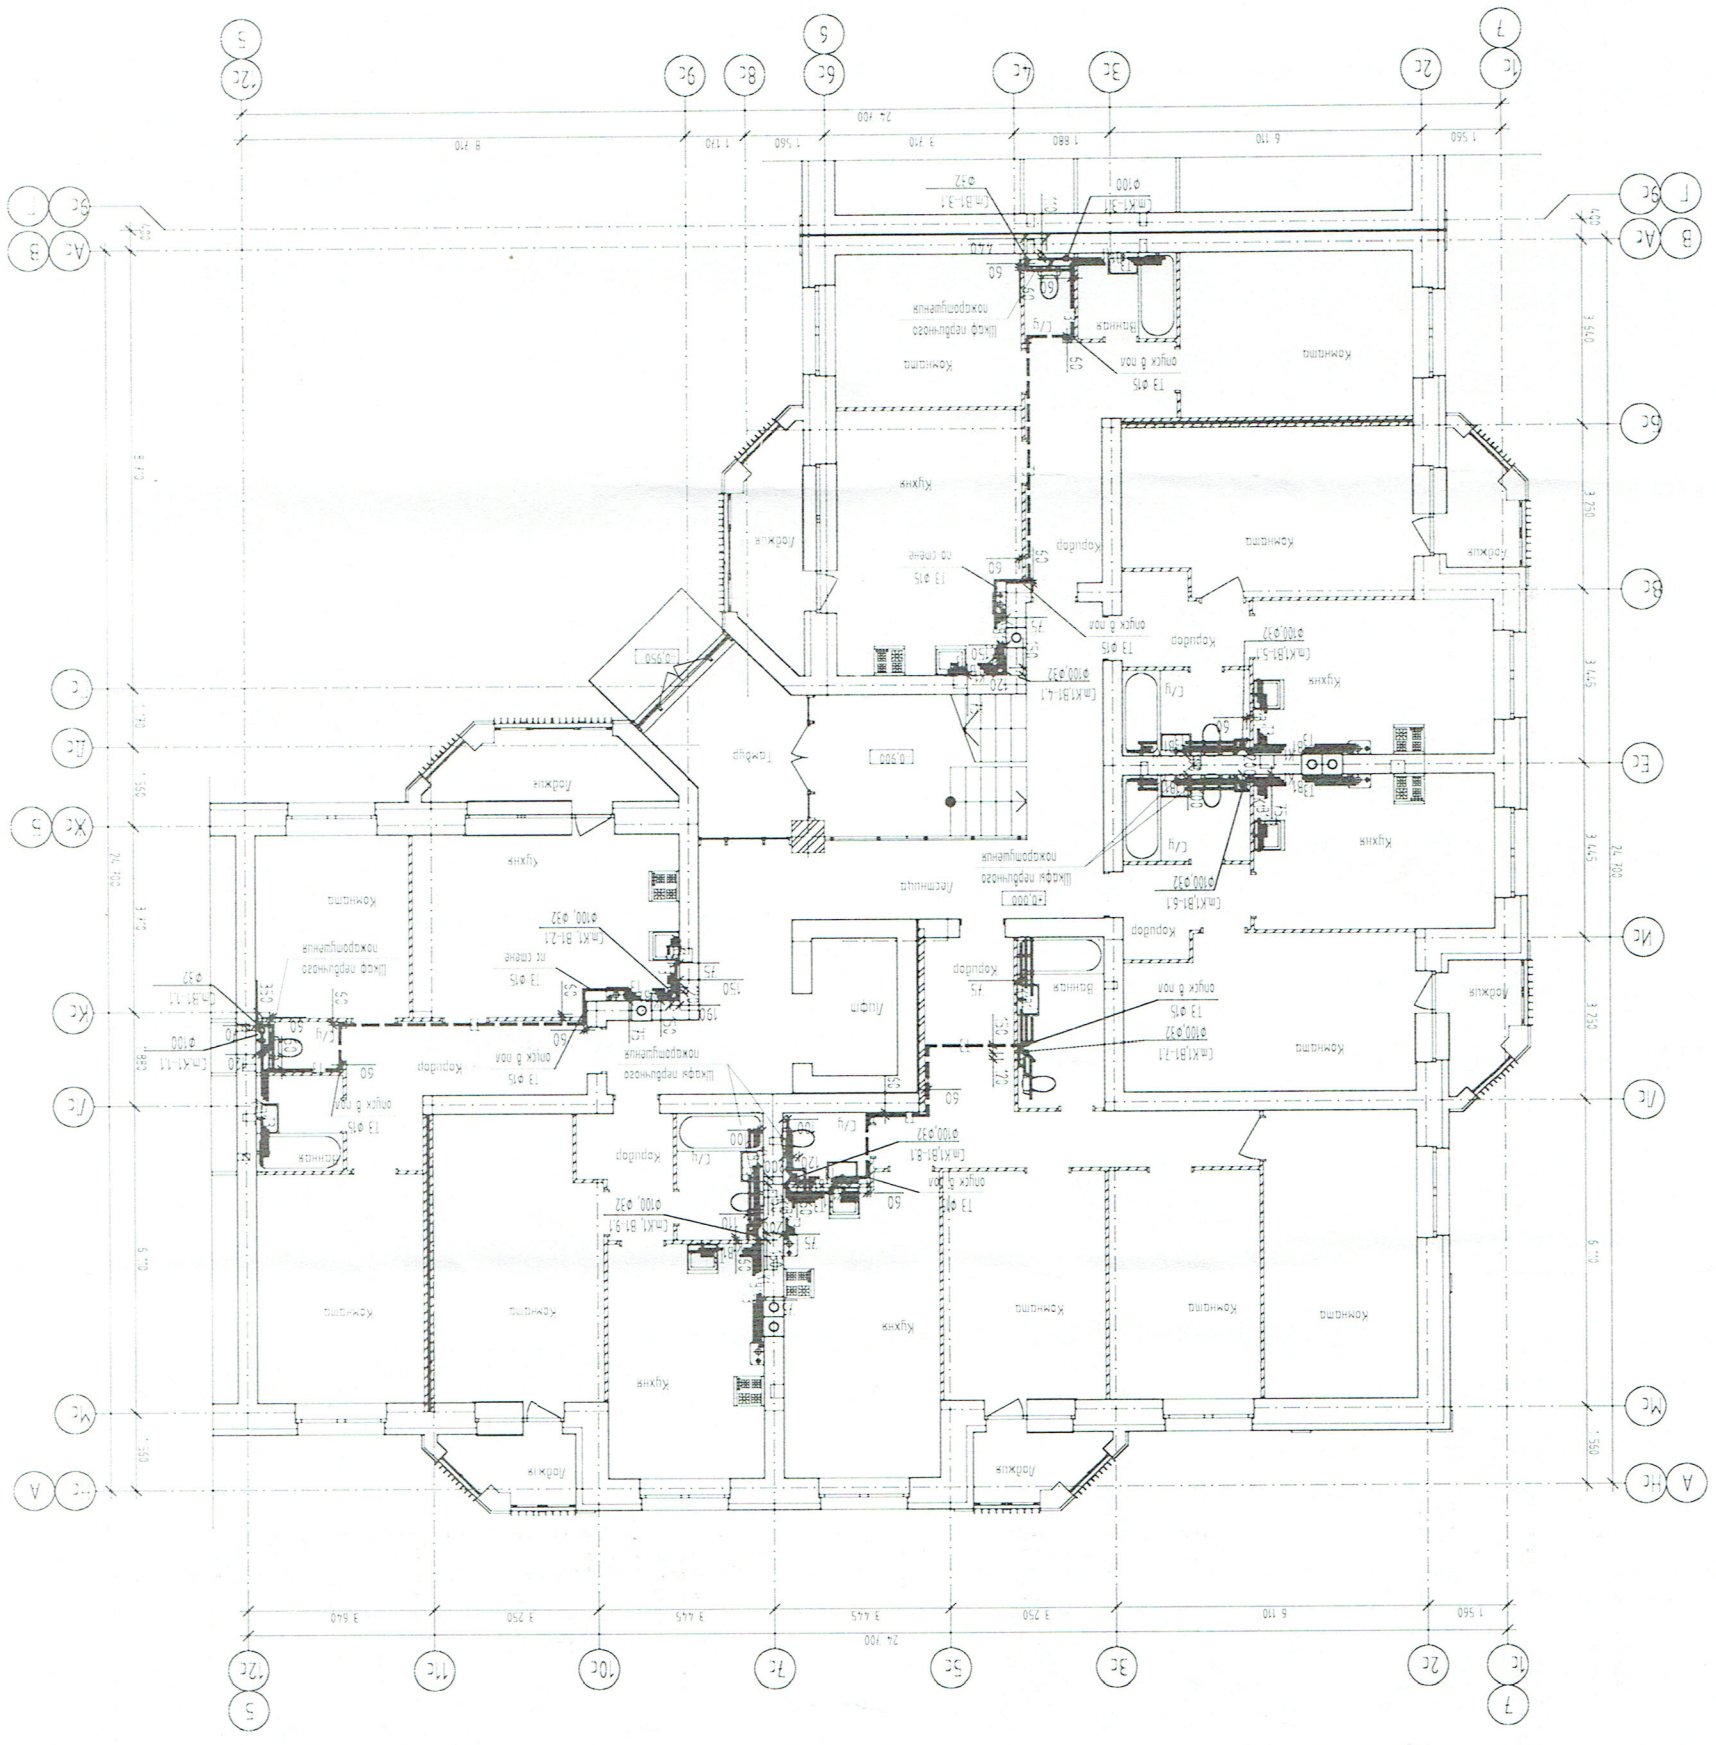

План 1 этажа секции в осях 5-7, А-А

Лист: 5 из 5	Этаж: 1	Вид: План	Масштаб: 1:100
--------------	---------	-----------	----------------

Страница 5 из 5

Исполнительная документация		Имя: _____		Фамилия: _____		Дата: _____	
Масштаб: 1:100		Лист: 1		Инвентарный номер: _____		Дата: _____	
Инженер: _____		Проверил: _____		Дата: _____		Подпись: _____	

Иш-тех.наш 2/2/87


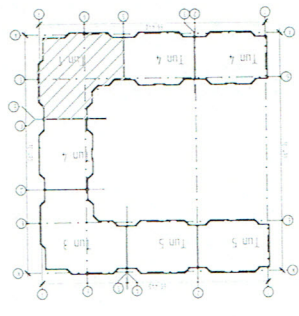


Схема Шахматки

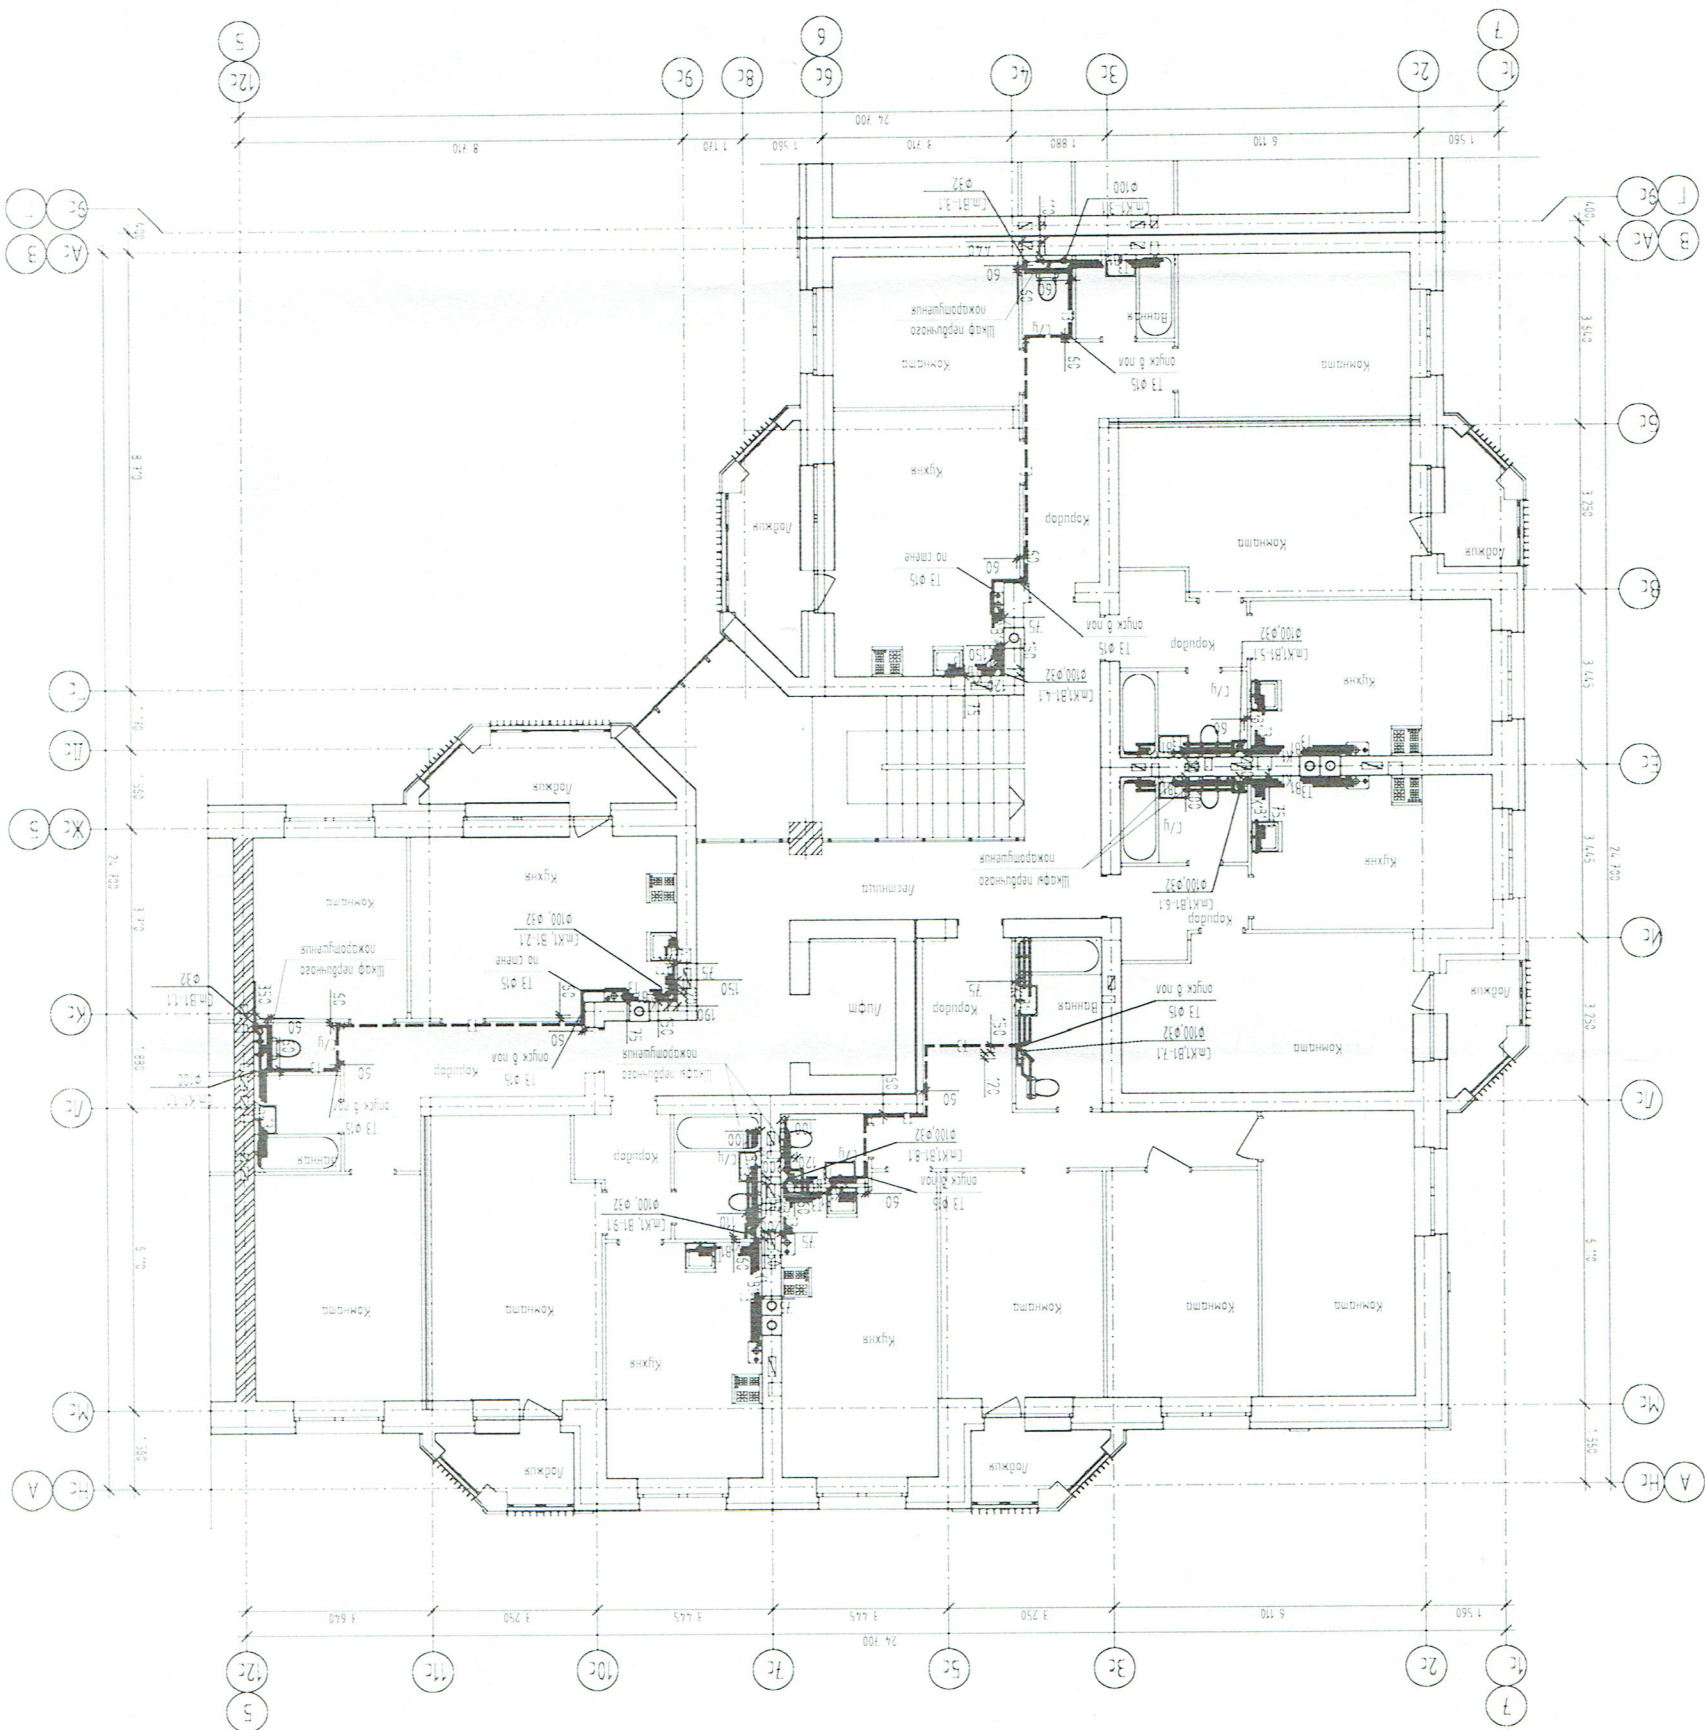

План этажа здания с размерами

№ документа	Дата	Вид	№

Составлено

Информация о проекте		Информация о документе	
№ проекта	000	№ документа	000
Исполнитель	И.И. Иванов	Дата	02.02.2018
Проверенный	В.В. Петров	Спецификация	С/У
Утвержденный	С.С. Сидоров	Содержание	1
Масштаб: 1:100		Лист: 1 из 1	

И.И. Иванов
И.И. Иванов


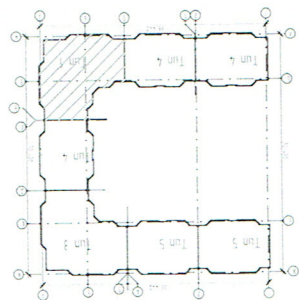


Схема расположения

Трубы на плане отмечены голубым

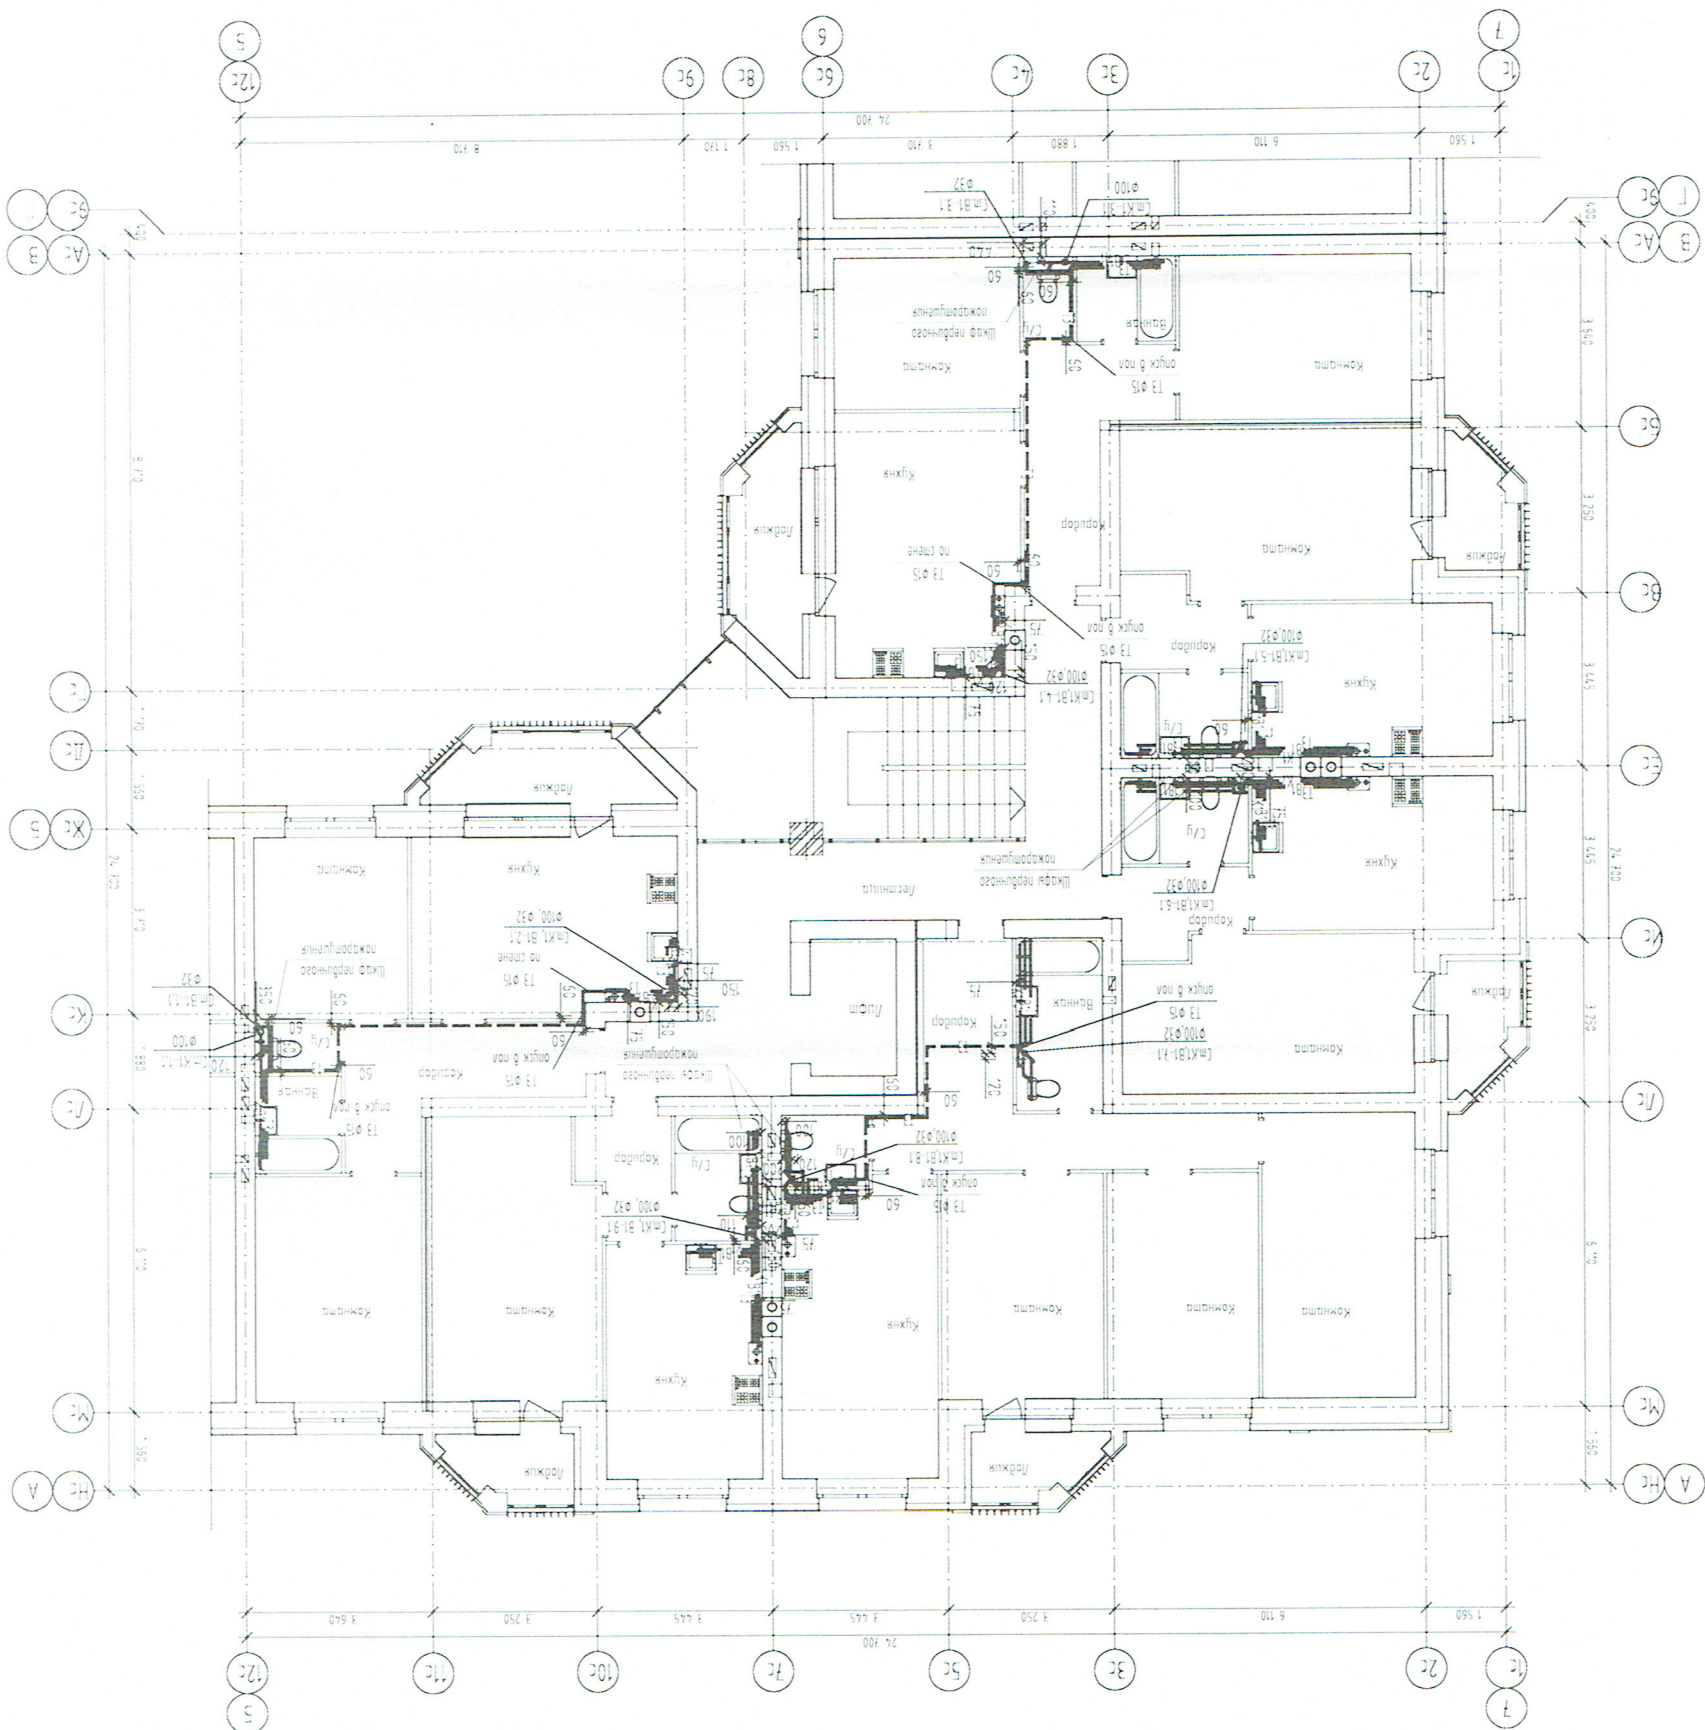

№ документа	000
№ листа	1
Исполнитель	И.И. Иванов
Проверенный	В.В. Петров
Утвержденный	С.С. Сидоров

Информация об объекте		Информация о проекте	
№ проекта	№ документа	Исполнитель	Дата
1/1	1/1	И.И. Иванов	2023
Наименование объекта		Наименование проекта	
Жилой дом с объектами инженерно-технического обеспечения		Проект инженерно-технического обеспечения	
Адрес объекта		Адрес проекта	
г. Москва, м. Южная, д. 1		г. Москва, м. Южная, д. 1	

И.И. Иванов
 ИИ.ТЕХ.НД.Э.
 2023


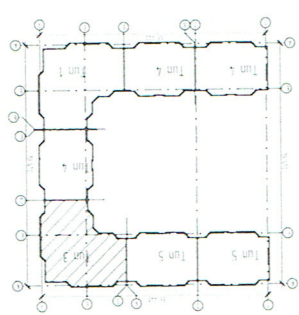


Схема блока №1

Планы на плане отмечены цветом

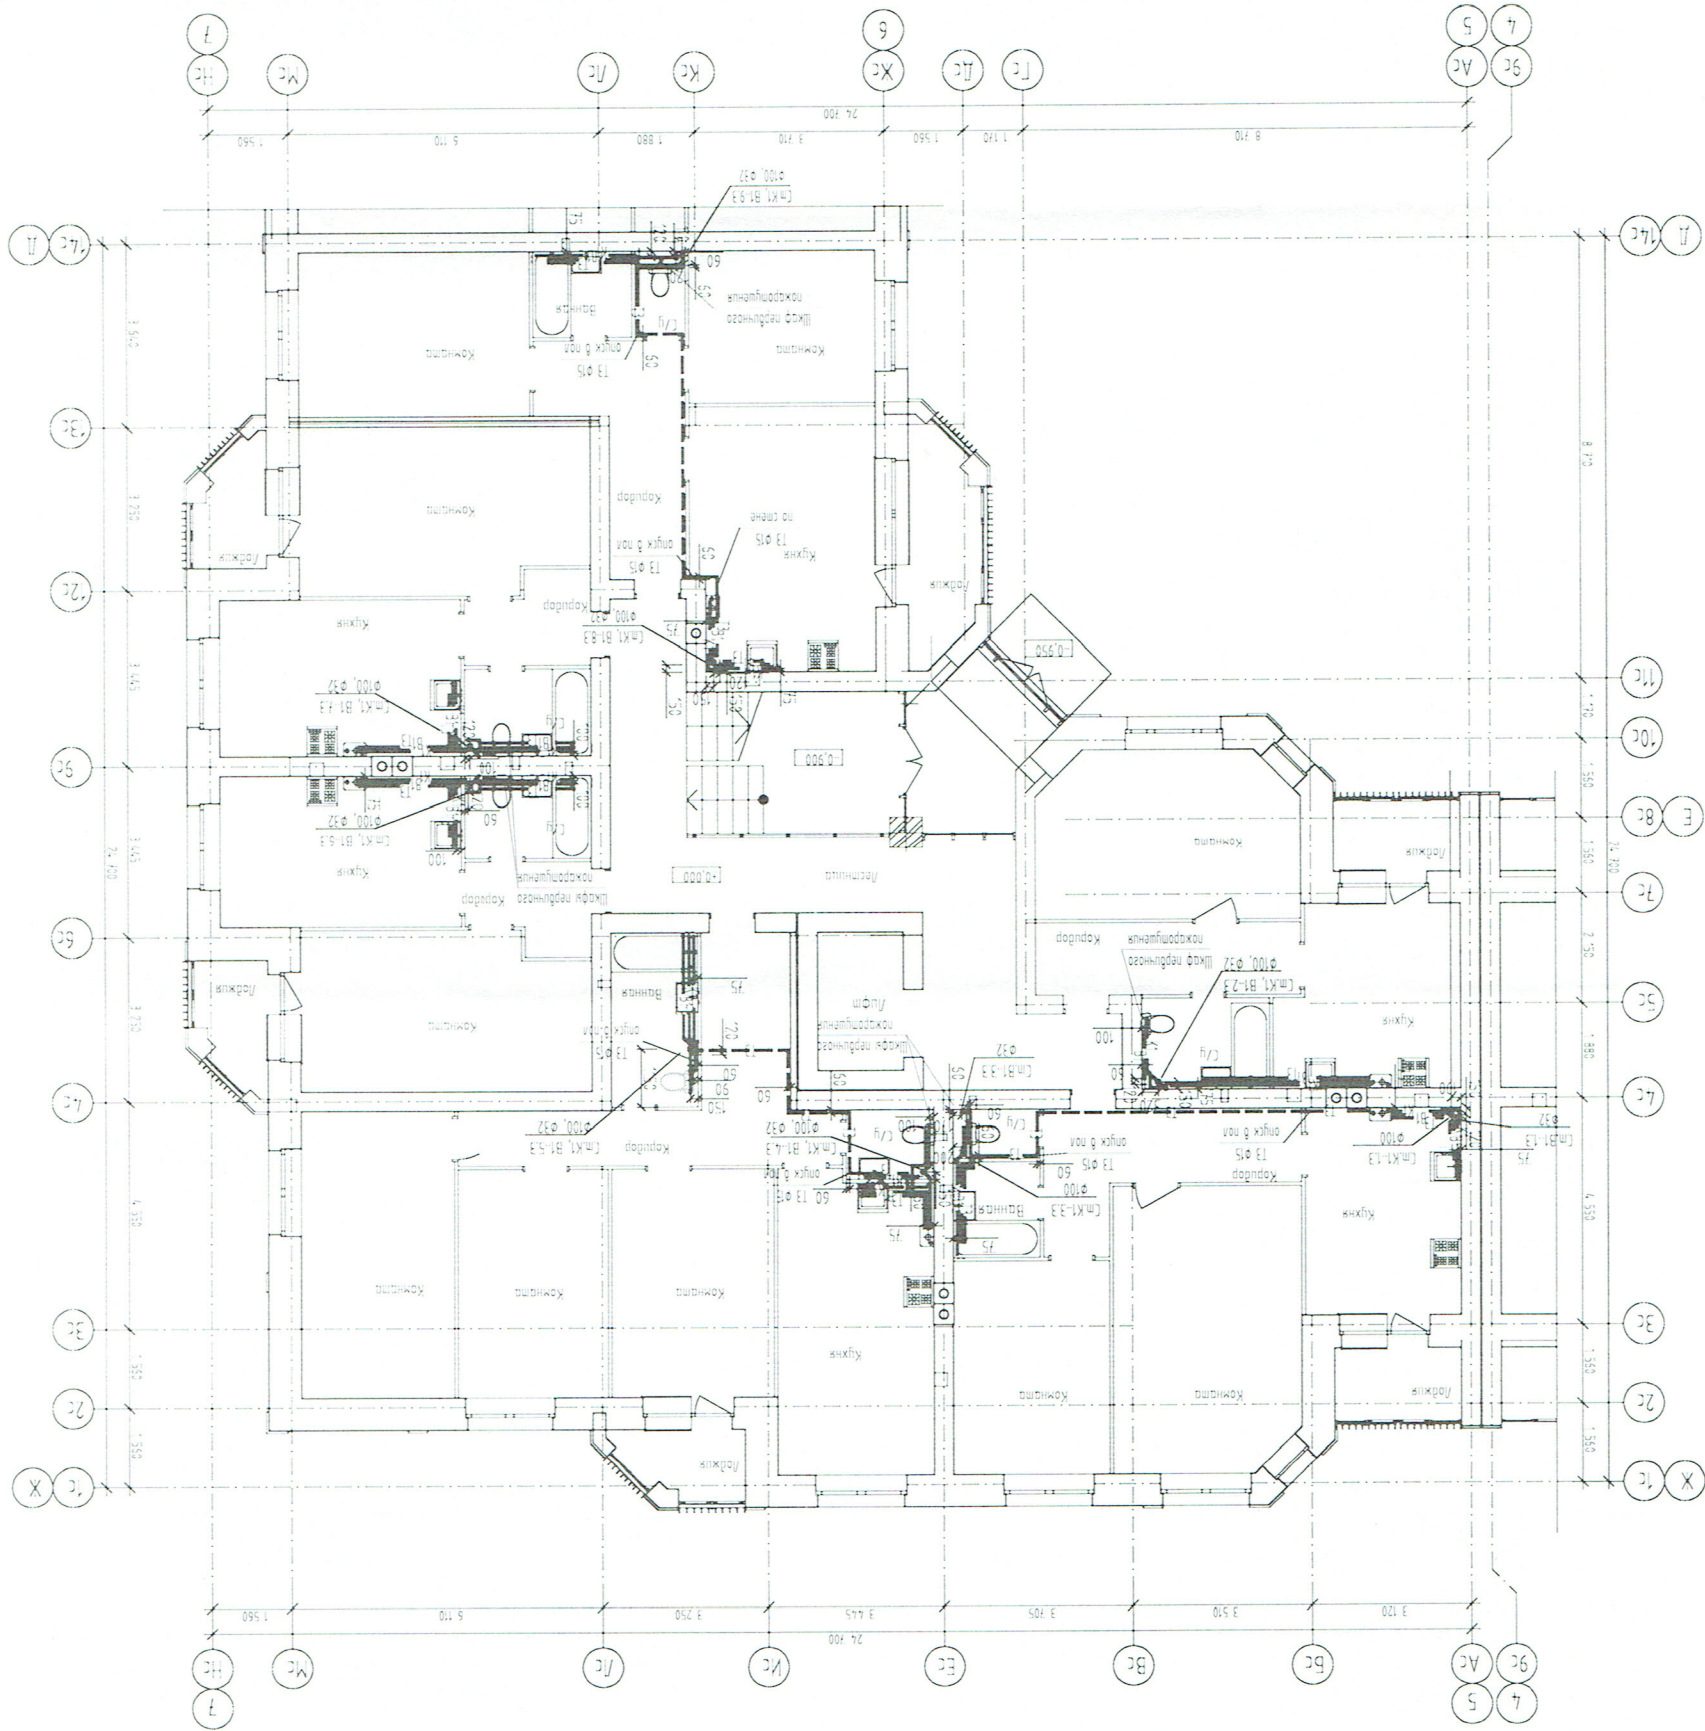

План 1 этажа здания в осях А-Я, 1-7

Исторические документы		Масштаб: 1:100	
Архив	Лист	Лист	Лист
№	№	№	№
1	2	3	4

Истор. тех. на 2-х

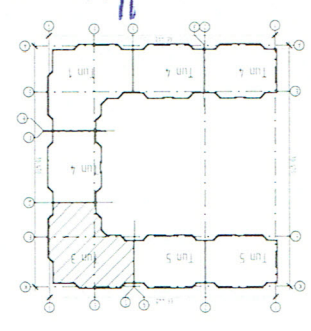


Схема блоковой

1. План на плане отмечены габариты

